


ESQUEMA DE INSTALAÇÃO




| Revisão | Data | Descrição | Desenho |
|---------|------------|------------------|------------|
| 00 | 28/01/2023 | EMISSÃO INICIAL. | ANA MORAES |
| | | | |
| | | | |
| | | |
|---------|--|-----------------------|
| ASSUNTO | SISTEMA INDIVIDUAL DE TRATAMENTO DE ESGOTO | |
| LOCAL | VILA PIRUCAIA | |
| TÍTULO | DETALHAMENTO ESQUEMA DE INSTALAÇÃO | FOLHA 01/06 |

CAIXA DE INSPEÇÃO

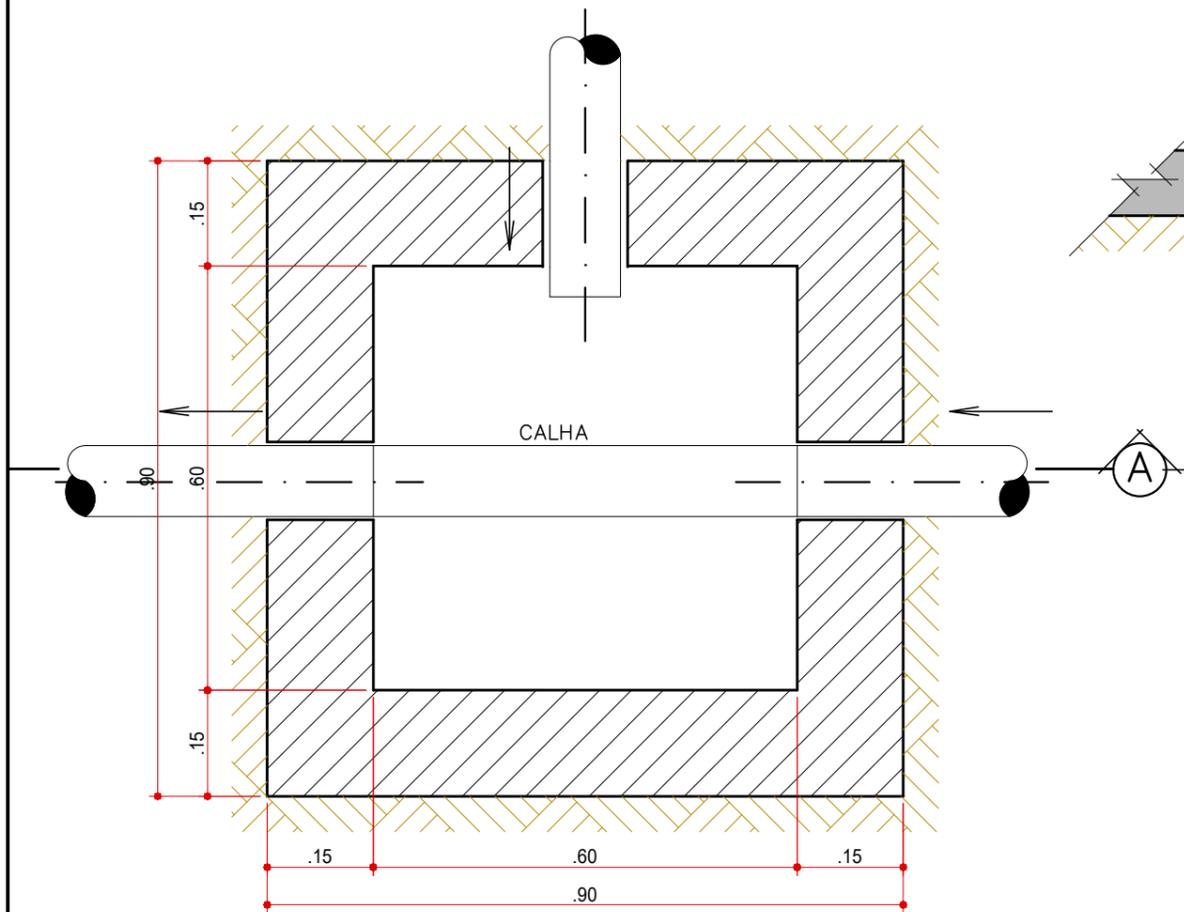

PLANTA BAIXA
ESCALA 1:10

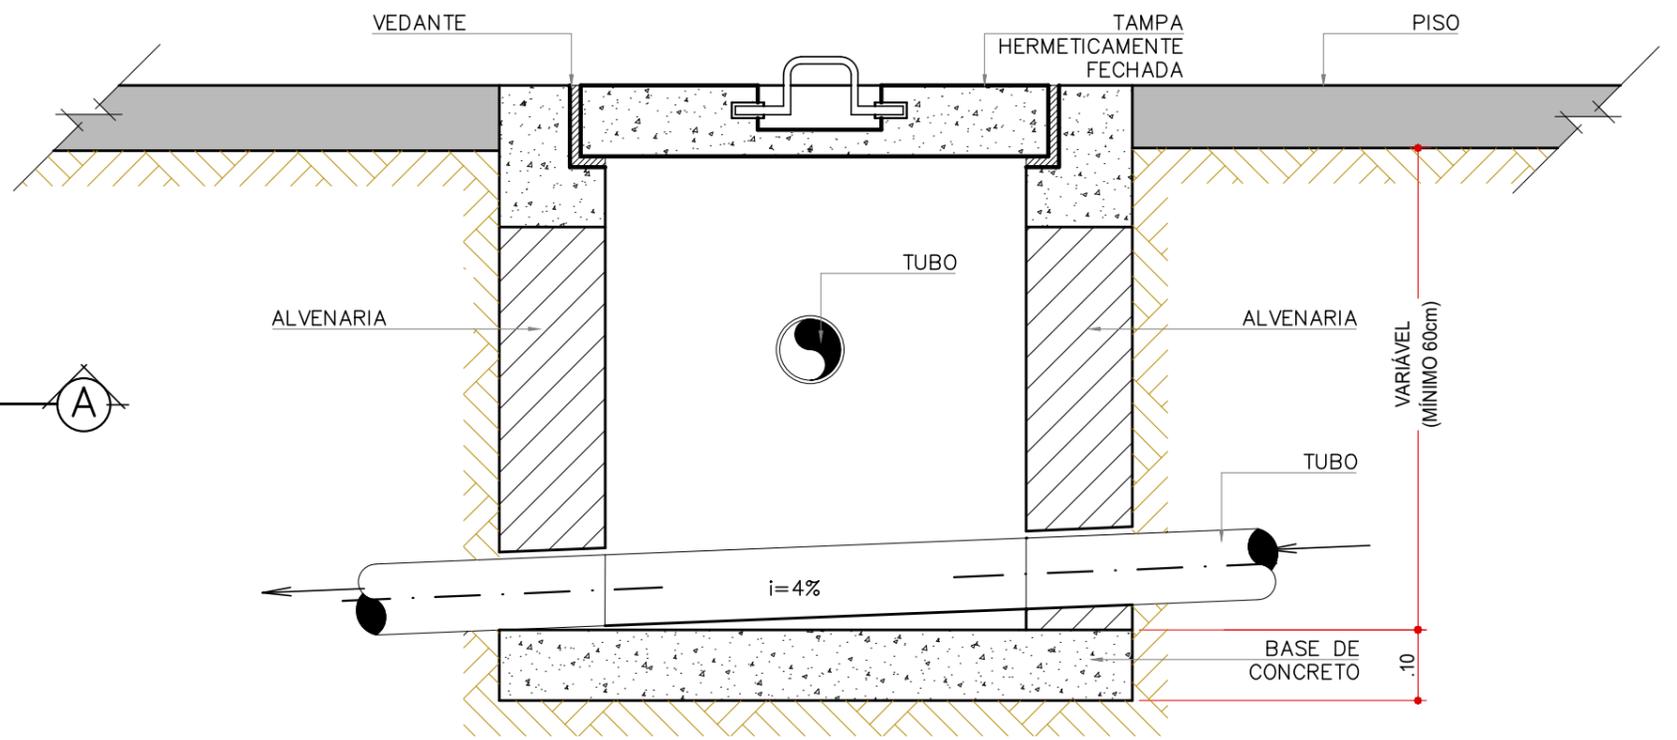

CORTE
ESCALA 1:10

| Revisão | Data | Descrição | Desenho |
|---------|------------|------------------|------------|
| 00 | 28/01/2023 | EMISSÃO INICIAL. | ANA MORAES |
| | | | |
| | | | |

ASSUNTO
CAIXA DE INSPEÇÃO

LOCAL
VILA PIRUCAIA


TÍTULO
DETALHAMENTO
PLANTA BAIXA E CORTE

FOLHA
03/06


FOSSA SÉPTICA DE FORMA CILÍNDRICA DE CÂMARA ÚNICA

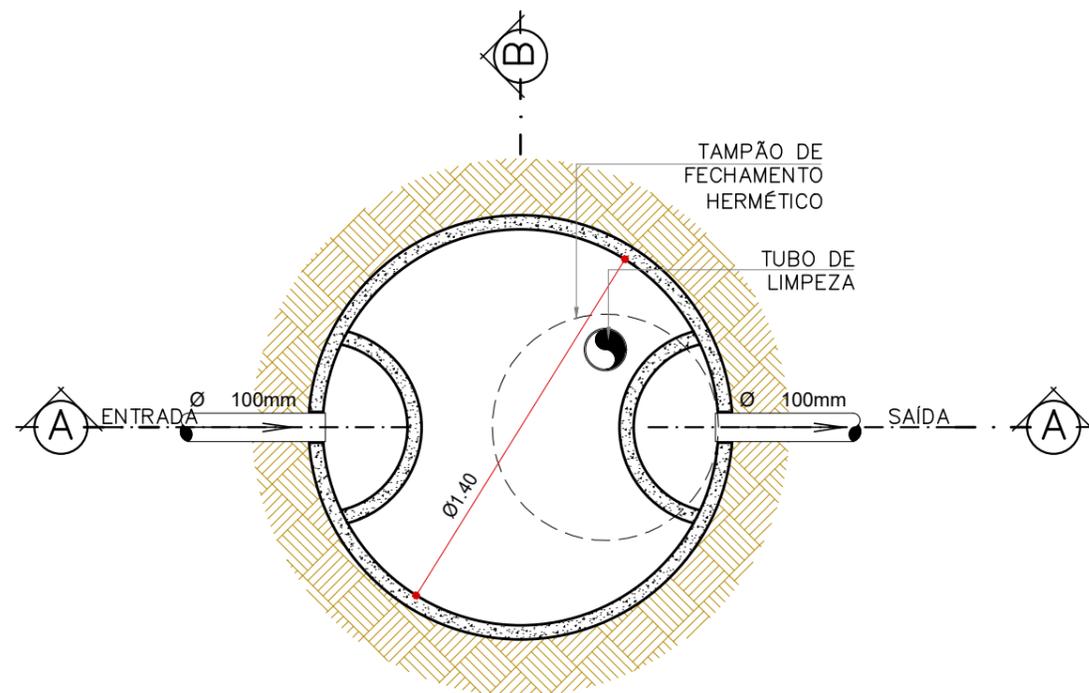

PLANTA BAIXA
ESCALA 1:25

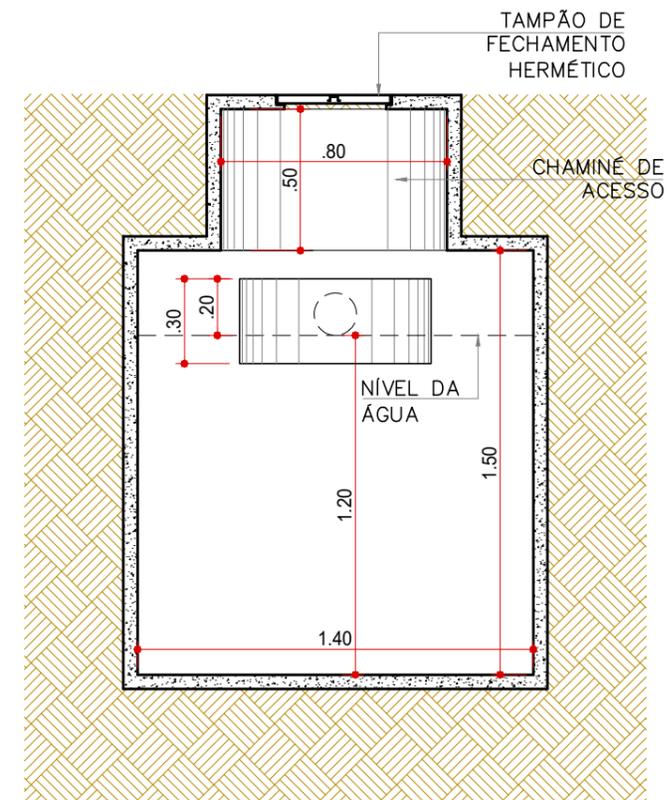

CORTE B-B
ESCALA 1:25

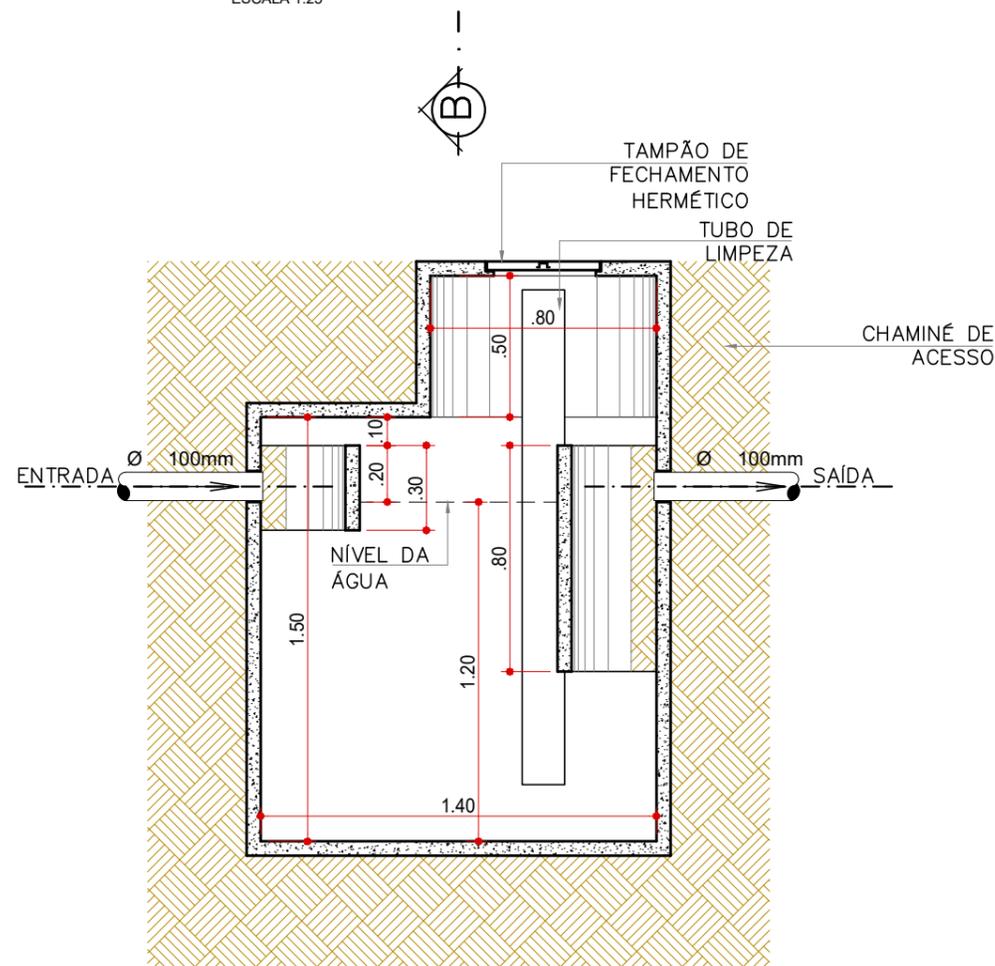

CORTE A-A
ESCALA 1:25

| | | | |
|---------|------------|-----------------|------------|
| 00 | 28/01/2023 | EMISSÃO INICIAL | ANA MORAES |
| Revisão | Data | Descrição | Desenho |



ASSUNTO
FOSSA SÉPTICA DE FORMA CILÍNDRICA DE CÂMARA ÚNICA

LOCAL
VILA PIRUCAIA


TÍTULO
DETALHAMENTO
PLANTA BAIXA E CORTES

FOLHA
04/06

FOSSA SÉPTICA

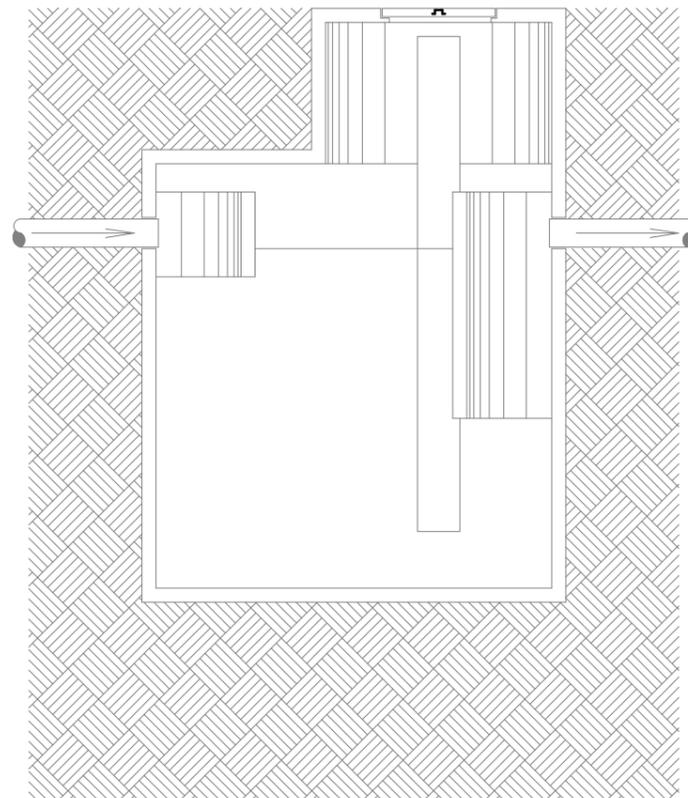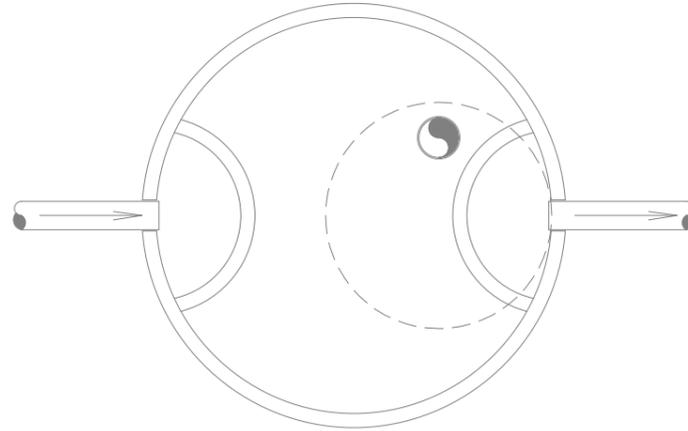


FILTRO ANAERÓBIO

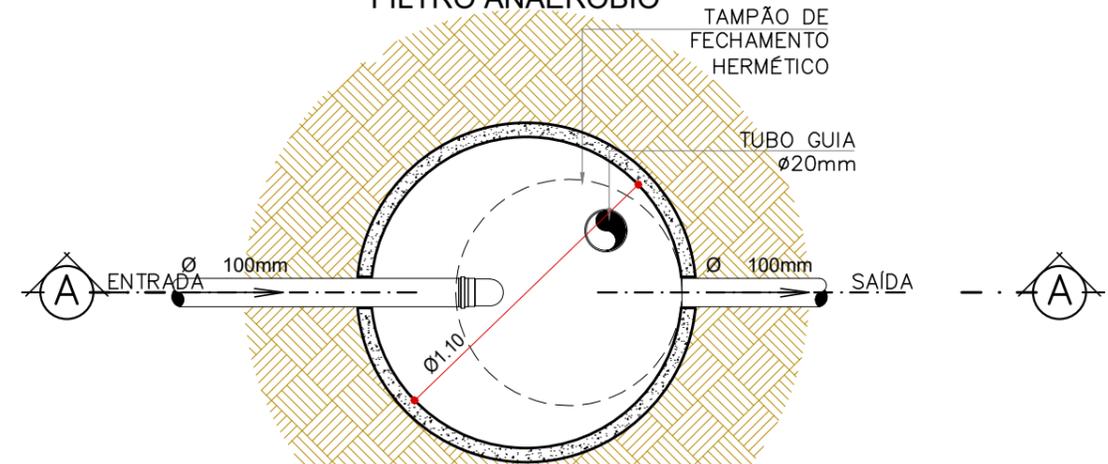

PLANTA BAIXA

ESCALA 1:25

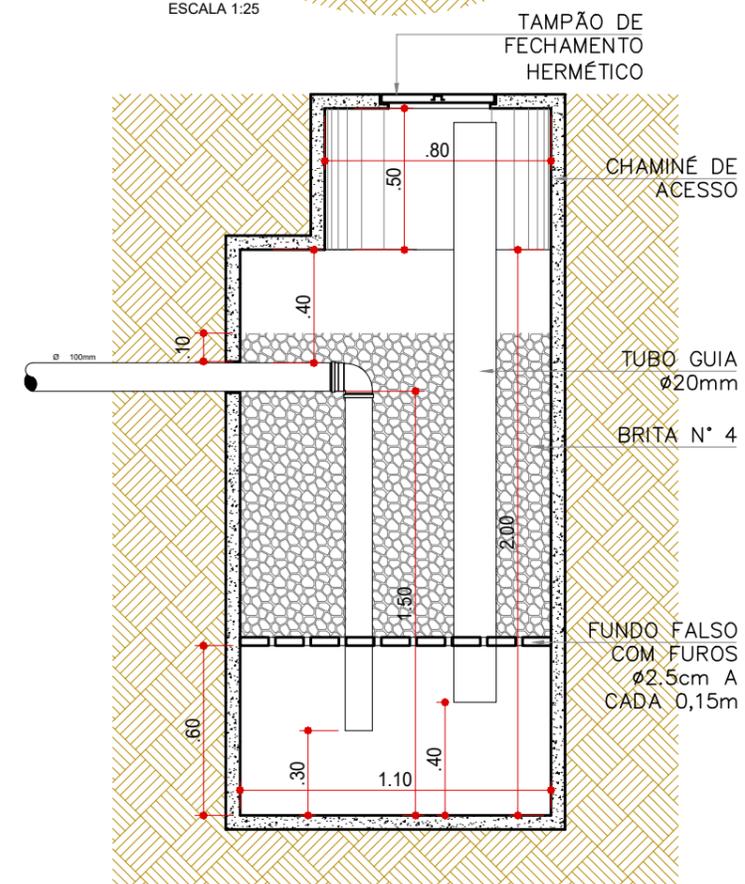

CORTE A-A

ESCALA 1:25

ASSUNTO

FILTRO ANAERÓBIO

LOCAL

VILA PIRUCAIA

TÍTULO


DETALHAMENTO
PLANTA BAIXA E CORTE

FOLHA


05/06

| Revisão | Data | Descrição | Desenho |
|---------|------------|-----------------|------------|
| 00 | 28/01/2023 | EMISSÃO INICIAL | ANA MORAES |
| | | | |
| | | | |
POÇO ABSORVENTE

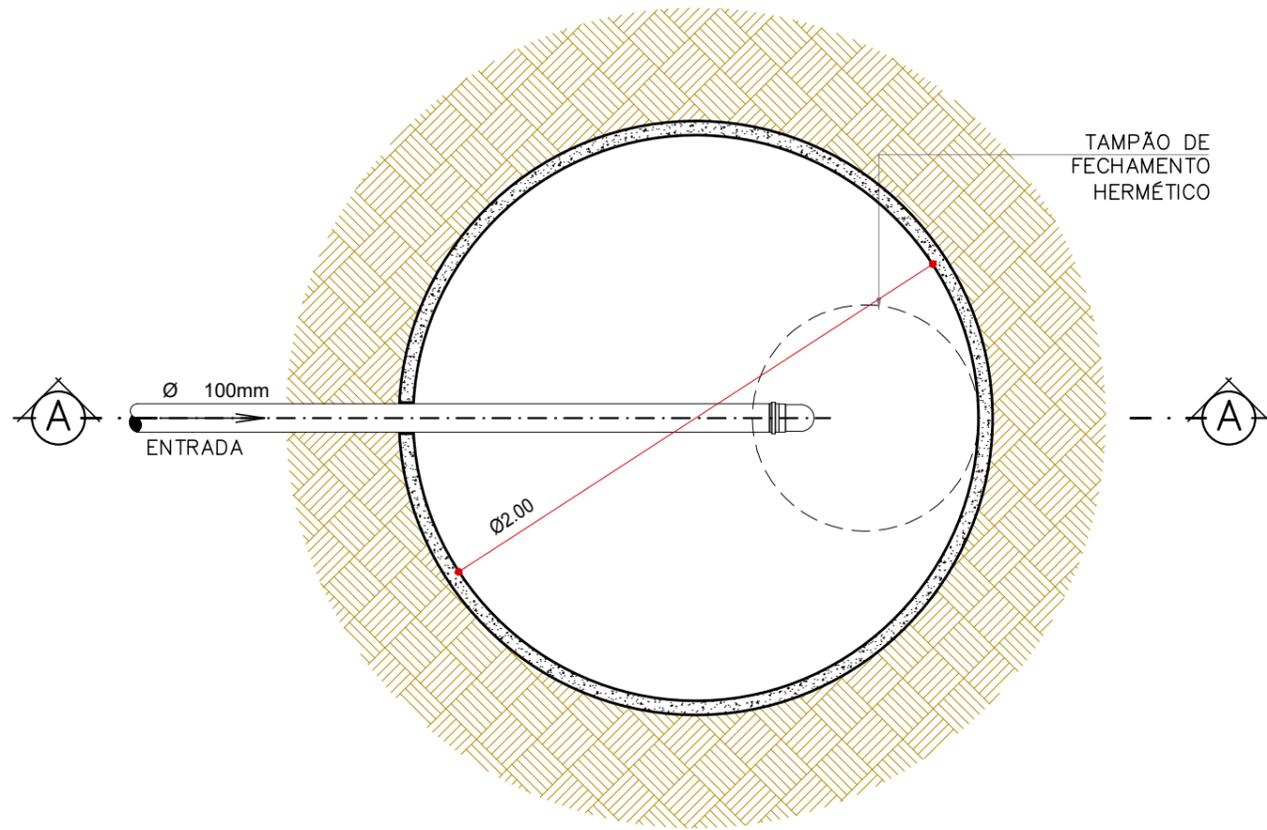

PLANTA BAIXA
ESCALA 1:25

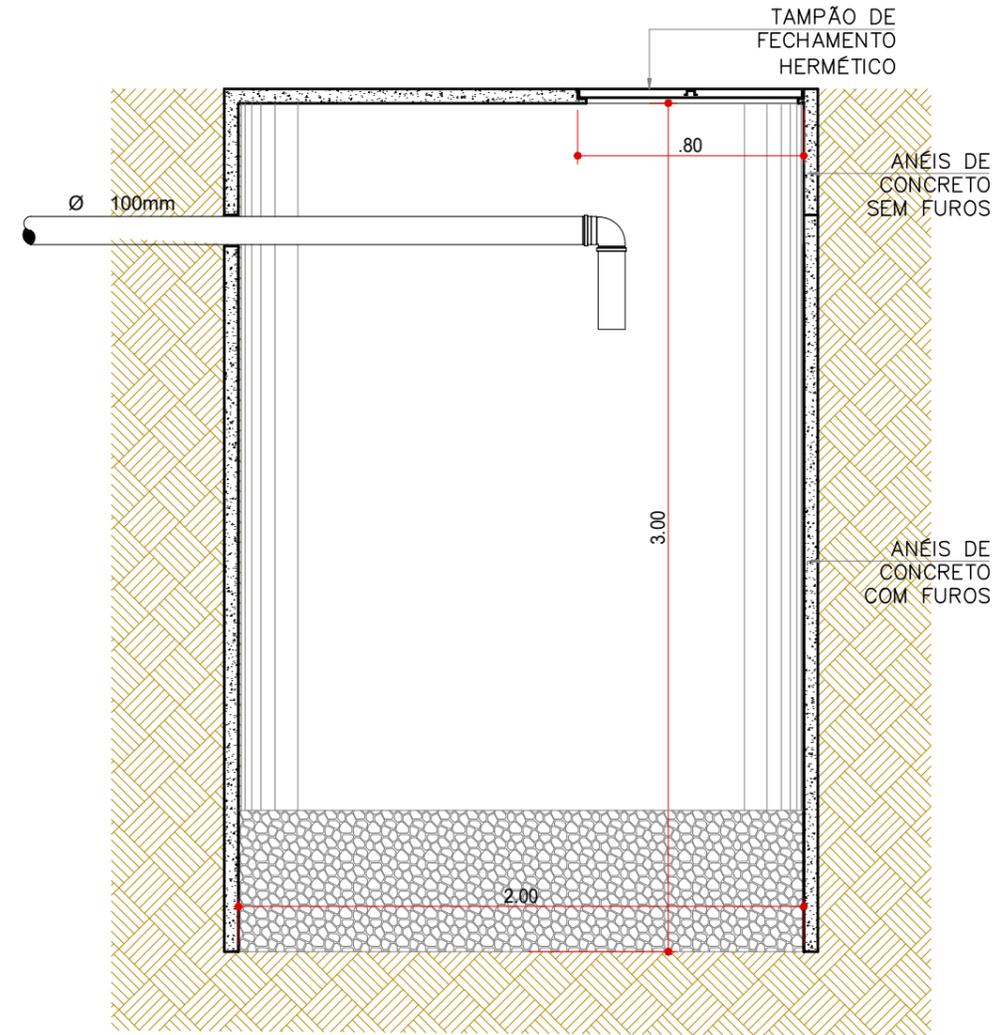

CORTE A-A
ESCALA 1:25

Documento assinado digitalmente
gov.br MARIA DE LOURDES ALMEIDA DANTAS
 Data: 29/05/2023 12:08:02-0300
 Verifique em <https://validar.it.gov.br>

RESPONSÁVEL TÉCNICO
 MARIA DE LOURDES ALMEIDA DANTAS
 ENGENHEIRA CIVIL
 CREA 5060398232-SP
 ART 28027230230813425

WALID ALI HAMID
 PREFEITO MUNICIPAL DE MAIRIPORÃ

ASSUNTO
POÇO ABSORVENTE

LOCAL
 VILA PIRUCAIA

TÍTULO
DETALHAMENTO
 PLANTA BAIXA E CORTE

FOLHA
06/06

| Revisão | Data | Descrição | Desenho |
|---------|------------|------------------|------------|
| 00 | 28/01/2023 | EMISSÃO INICIAL. | ANA MORAES |
| | | | |
| | | | |
